



別添資料7 水道本管位置図

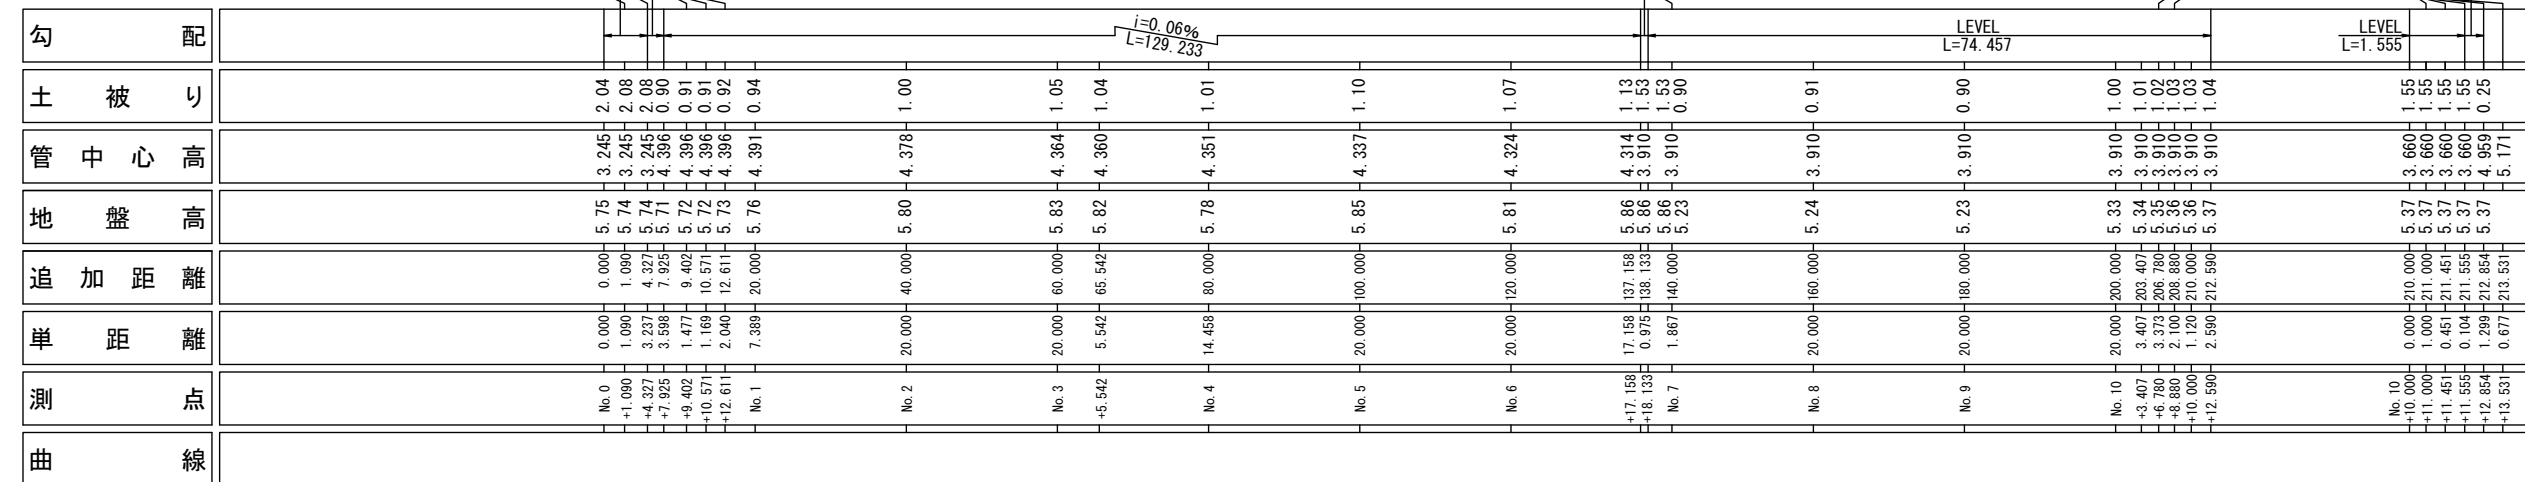

工事番号		図面	／	
工事名				
図名	平面図・縦断面図		縮尺	図示
			配水系統	平区
		設計	工事	検査

横断図 S=1/100

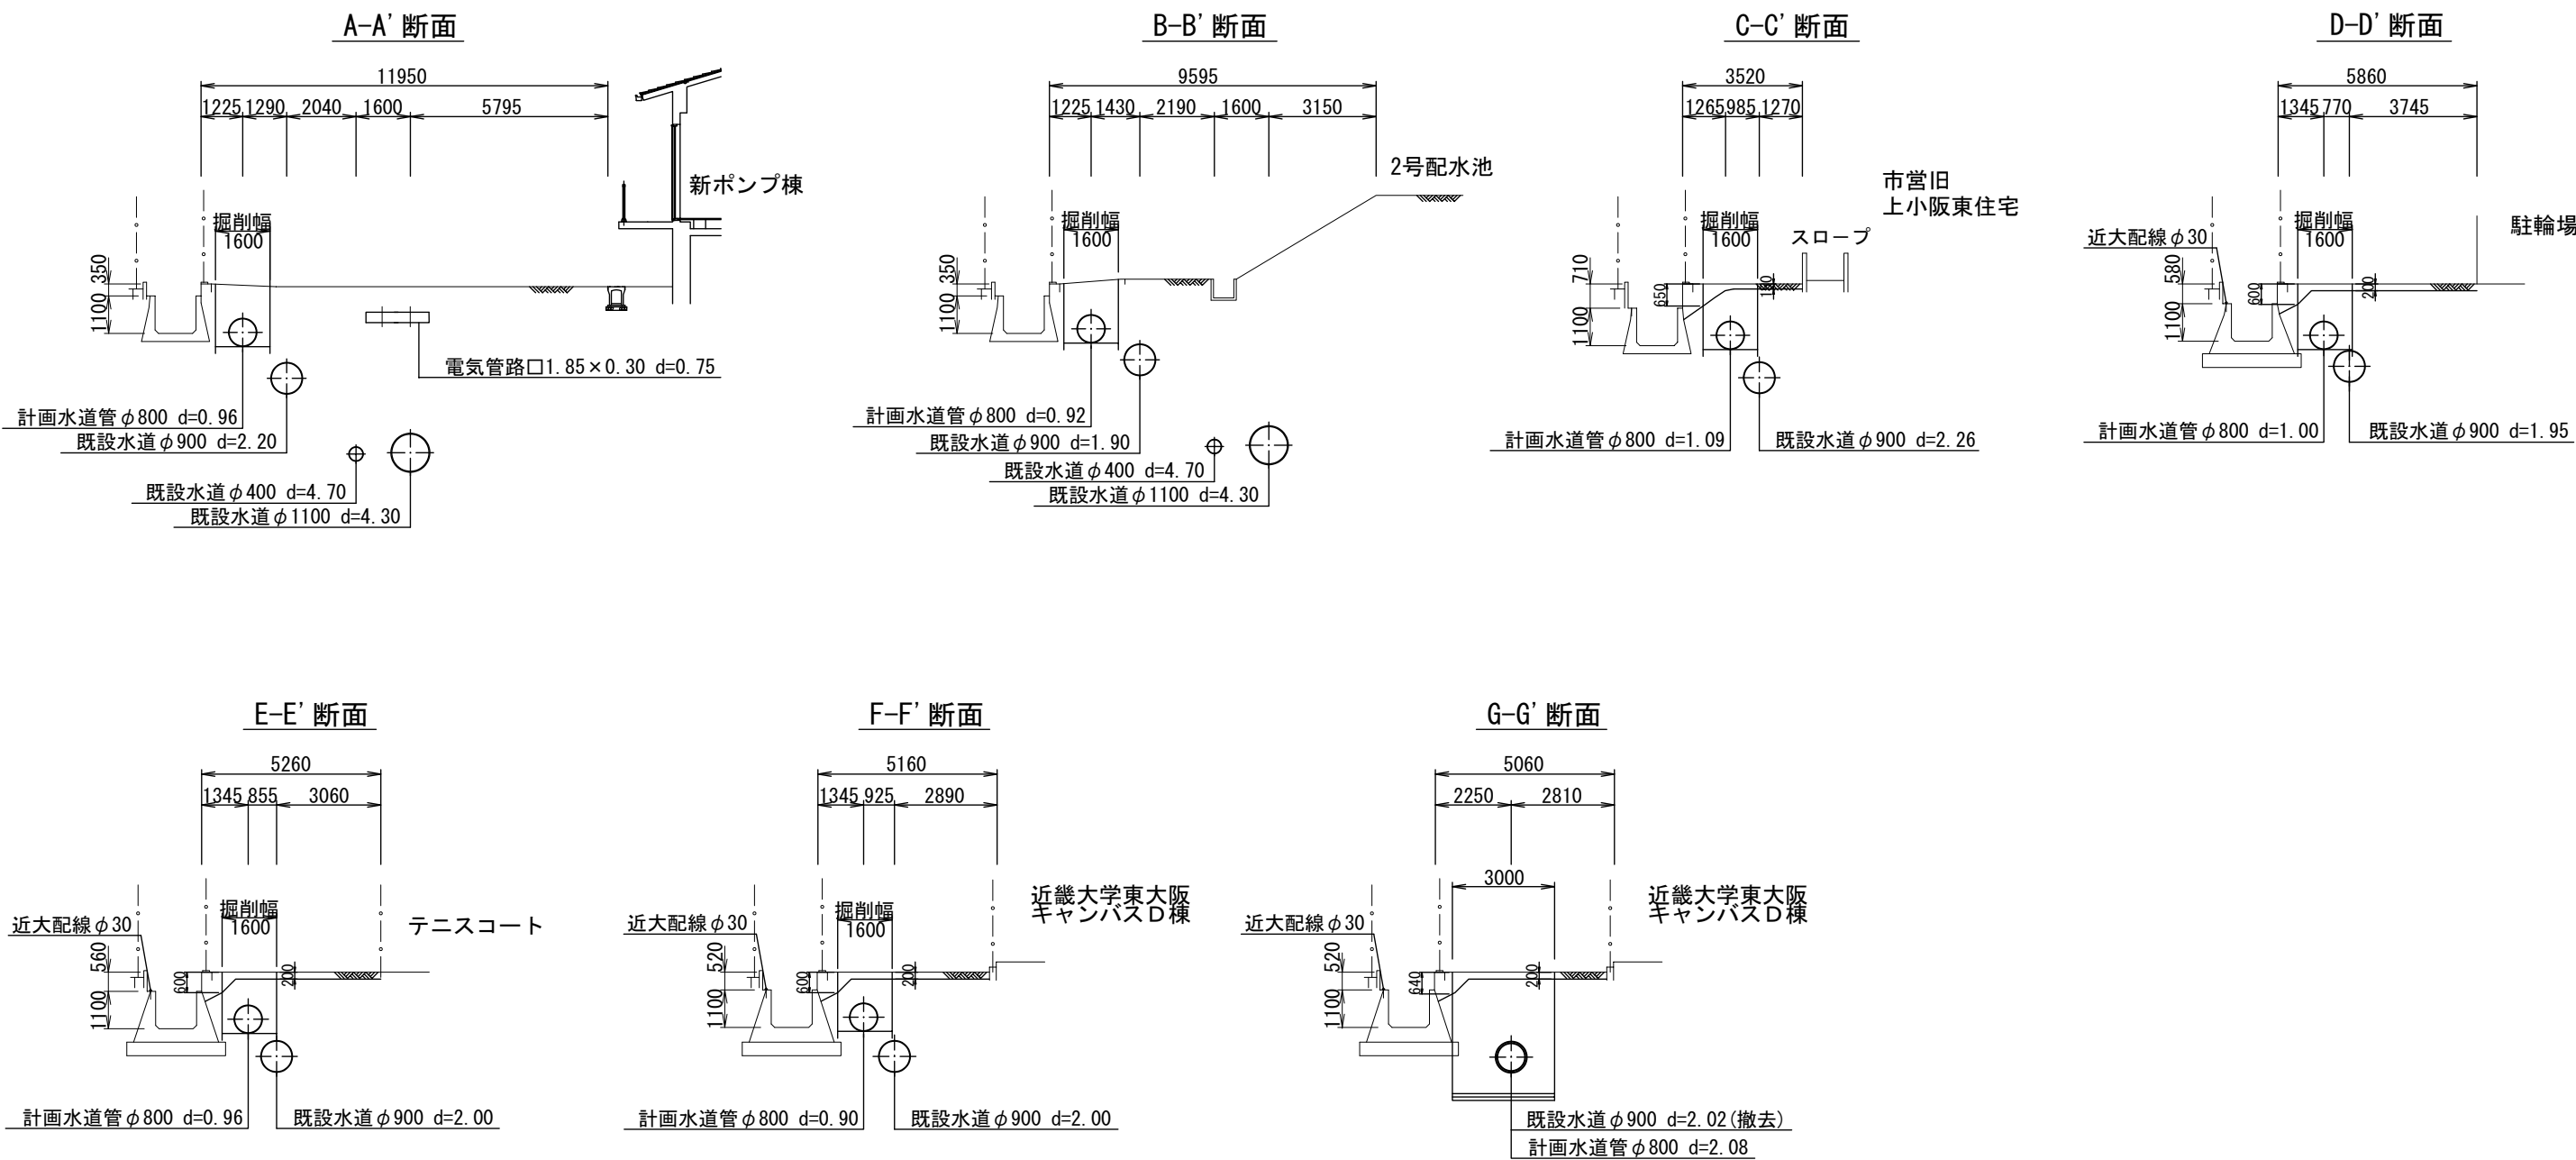

工事番号		図番	／	
工事名				
図名	横断図		縮尺	図示
			配水系統	平区
		設計	工務	検査